


YDY 4x1,5mm2 /ZASILANIE WD-.WD-2 i WD-3 /0,12kW/

UKŁAD POŁĄCZEŃ TN-C-S
OCHRONA OD PORAŻEŃ – SZYBKE WYŁĄCZANIE ZASILANIA

OZNACZENIA

-  - naswietlacz typu OPIMPIA 2 1x400W HI-TRASYM.
-  - oprawa oświetlenia kierunkowego do lamp fluorescencyjnych typu THW/344 1x8W, IP40 KLI wyposażona w moduł zasil. awaryjnego t=3h

obiekty istniejące

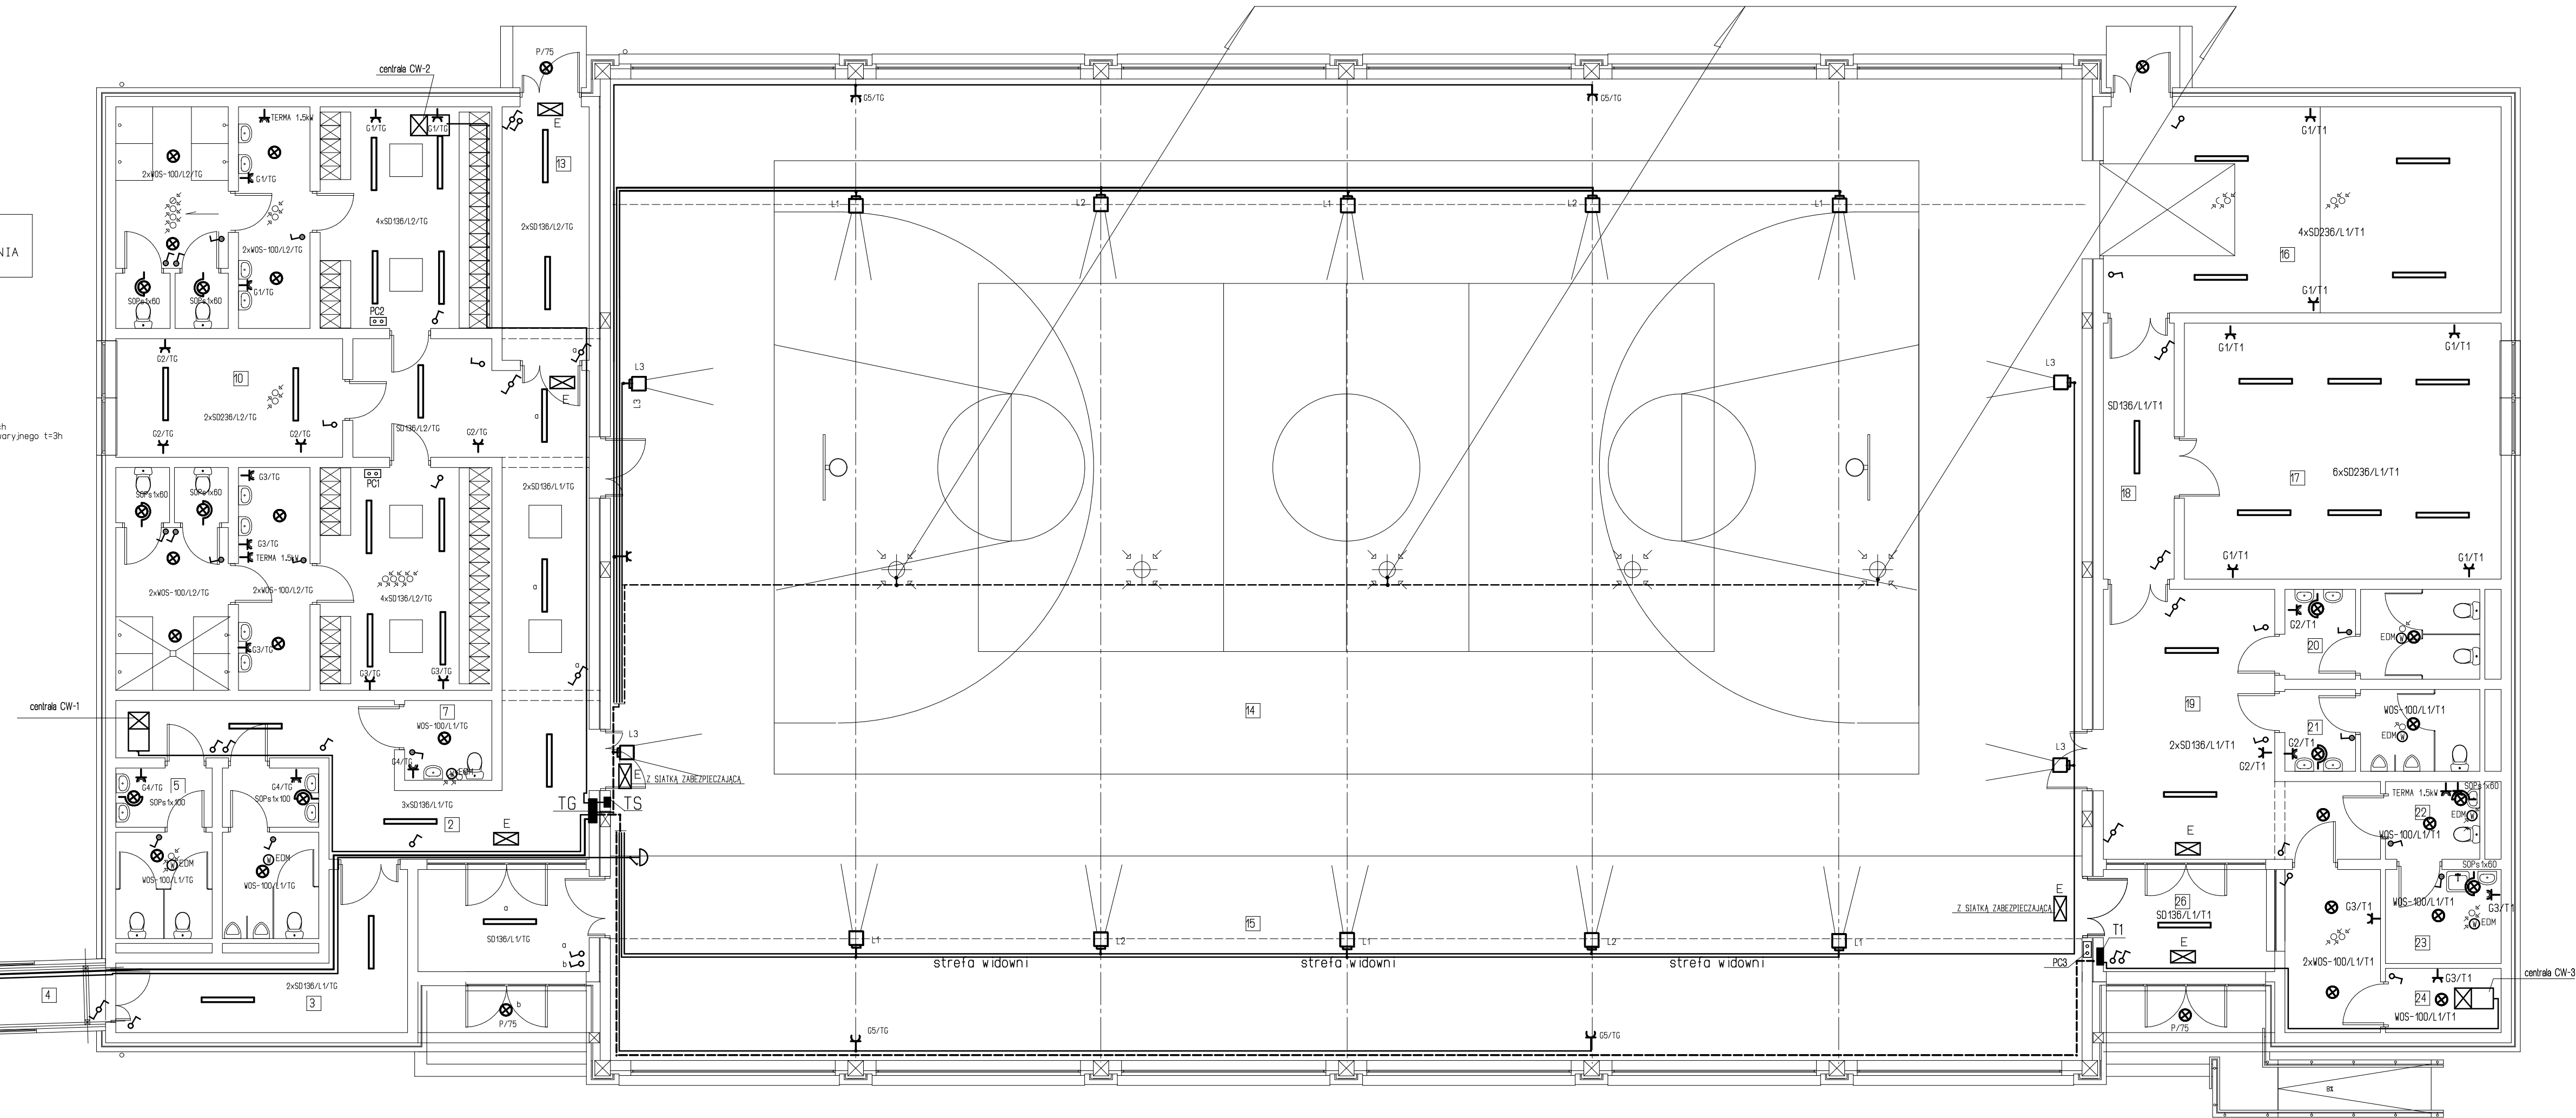

lp.	funkcja	posadzka	pow. [m2]
1	wiatrołap	gres	10,4
2	kuchnia	gres	53,7
3	kuchnia	gres	16,5
4	kuchnia	gres	17,8
5	łazienka damska	gres	9,8
6	łazienka męska	gres	9,8
7	łazienka niepełnosprawnych	gres	4,2
8	umywalnia	gres	25,9
9	szatnia	gres	22,9
10	sala trenerska	gres	16,1
11	umywalnia	gres	25,9
12	szatnia	gres	22,7
13	kuchnia	gres	13,2
14	sala sportowa	wytl.apart.	684,0
15	widownia	wytl.apart.	580,0
16	kuchnia	gres	50,3
17	sala fitness	wytl.apart.	48,7
18	kuchnia	gres	12,4
19	kuchnia	gres	31,3
20	łazienka damska	gres	10,5
21	łazienka męska	gres	9,5
22	łazienka niepełnosprawnych	gres	4,1
23		gres	6,2
24		gres	3,8
25		gres	9,3
26	wiatrołap	gres	11,1
suma powierzchni [m2]:			1313,7

ELFRA		KONWULSION 15		Zadanie: Instalacja elektryczna	
PROJEKT BUDOWY		PROJEKT BUDOWY		PROJEKT BUDOWY	
PROJEKTOWAŁ: mgr inż. GRAJEWSKI		PROJEKTOWAŁ: mgr inż. GRAJEWSKI		PROJEKTOWAŁ: mgr inż. GRAJEWSKI	
SPRACOWAŁ: mgr inż. GRAJEWSKI		SPRACOWAŁ: mgr inż. GRAJEWSKI		SPRACOWAŁ: mgr inż. GRAJEWSKI	
Data: 15.05.2014		Data: 15.05.2014		Data: 15.05.2014	
Lp. i nazwa:		Lp. i nazwa:		Lp. i nazwa:	
ELEKTRYCZNA		ELEKTRYCZNA		ELEKTRYCZNA	
Tytuł projektu: PLAN INSTALACJI ELEKTRYCZNYCH		Tytuł projektu: PLAN INSTALACJI ELEKTRYCZNYCH		Tytuł projektu: PLAN INSTALACJI ELEKTRYCZNYCH	
Skala: 1:100		Skala: 1:100		Skala: 1:100	
Nr rys.: E-2		Nr rys.: E-2		Nr rys.: E-2	