

813
PROJEKT ZAGOSPODAROWANIA
TERENU 1: 500

814

- LEGENDA:
A-D GRANICA OPRACOWANIA
1. PROJ. SALA GIMNASTYCZNA
2. ŁĄCZNIK
3. BUD. SZKOŁY - ISTN
4. BUD. GOSP. DO ROZBIÓRKI
PLACE, CHODNIKI

ARCHITECS JAKUB OLSZOWIEC		KOWALKÓW 16 26-713 KAZANÓW		Zadanie inwestycyjne: ROZBUDOWA BUDYNKU SZKOŁY O SALE GIMNASTYCZNAJ Z ŁĄCZNIKIEM 813/2	
Projektant:	Jerzy Kossowski upr. nr GT.VI-3/97/75/76 § ust. 1 pkt. 4 Lit. a i b	Specialność:	Inst. - inżynierskiej w zakresie sieci i inst. sanitarnych	Data:	10/2016
Sprawdził:	Marcin Raczkowski šupr. nr GP.III7342/112/92 ust. 1 pkt. 4 Lit. a i b				10/2016
Branża:		SANITARNA		Adres obiektu: BRZEZINKI STARE DZ. NR. 819/1	
				Inwestor: GMINA TCZÓW	
				Treść rysunku: PLAN ZAGOSPODAROWANIA TERENU	
				Skala:	1:500
				Nr rys.	1

MAPA DO CELÓW PROJEKTOWYCH

Jednostka ewidencyjna: 143604_2 - Tczów
Obręb: 0003 - Brzezinki Stare
Arkusz: 2, działka nr 819/1
Id działki: 143604_2.0003.AR_2.819/1
Sekcja: 7.153.25.17.1.1
Skala: 1:500
Identyfikator zgłoszenia: GMP.OS.6642.2.404.2016
Układ współrzędnych prostokątnych płaskich: PL-2000
Układ wysokościowy: Kronsztad 86
Granice działki wkreślone na mapie nie spełniają standardów technicznych.
Brak służebności gruntowych ujawnionych w KW RA1Z/00017039/4.
Mapa aktualna w granicach lokalizacji.
Radom dn. 27.06.2016r
Wykonał:

Poświadczam się, że niniejszy dokument został opracowany w wyniku prac geodezyjnych i kartograficznych, których rezultaty zawiera operat techniczny wpisany do ewidencji materiałów państwowego zasobu geodezyjnego i kartograficznego	
Organ prowadzący państwowy zasób geodezyjny i kartograficzny	STAROSTA ZWOLEŃSKI
Identyfikator ewidencyjny materiału zasobu - operatu technicznego	P.1436.2016.521
Data wpisania operatu technicznego do ewidencji materiałów zasobu	07.07.2016
Imię, nazwisko i podpis osoby reprezentującej organ	Z up. STAROSTY

mgr inż. Joanna Blajer
Naczelnik Wydziału Geodezji
Mienia Powiatowego


GEODETA UPRAWNIONY
Janusz Miszczyk
26-600 Radom, ul. Żeromskiego 31
tel. 3631770, kom. 0604877188
Uprawnienie: GEPiB Nr 8836

BIURO USŁUG
GEODEZYJNO - PROJEKTOWYCH
"GEODETA" Janusz Miszczyk
26-600 Radom, ul. Żeromskiego 31


ARCHITECS
JAKUB OLSZOWIEC

KOWALKÓW 16 26-713 KAZANÓW		Zadanie inwestycyjne: SALA GIMNASTYCZNA Z ŁĄCZNIKIEM	
Adres obiektu: BRZEZINKI STARE DZ. NR. 819/1		Inwestor: GMINA TCZÓW	
Treść rysunku: PROJEKT ZAGOSPODAROWANIA		Skala:	1:500
		Nr rys.	1

- Legenda
— Proj. przyłącze sieci ciepłej
Z-1 Załamanie sieci ciepłej
PS-2 Punkt stacji

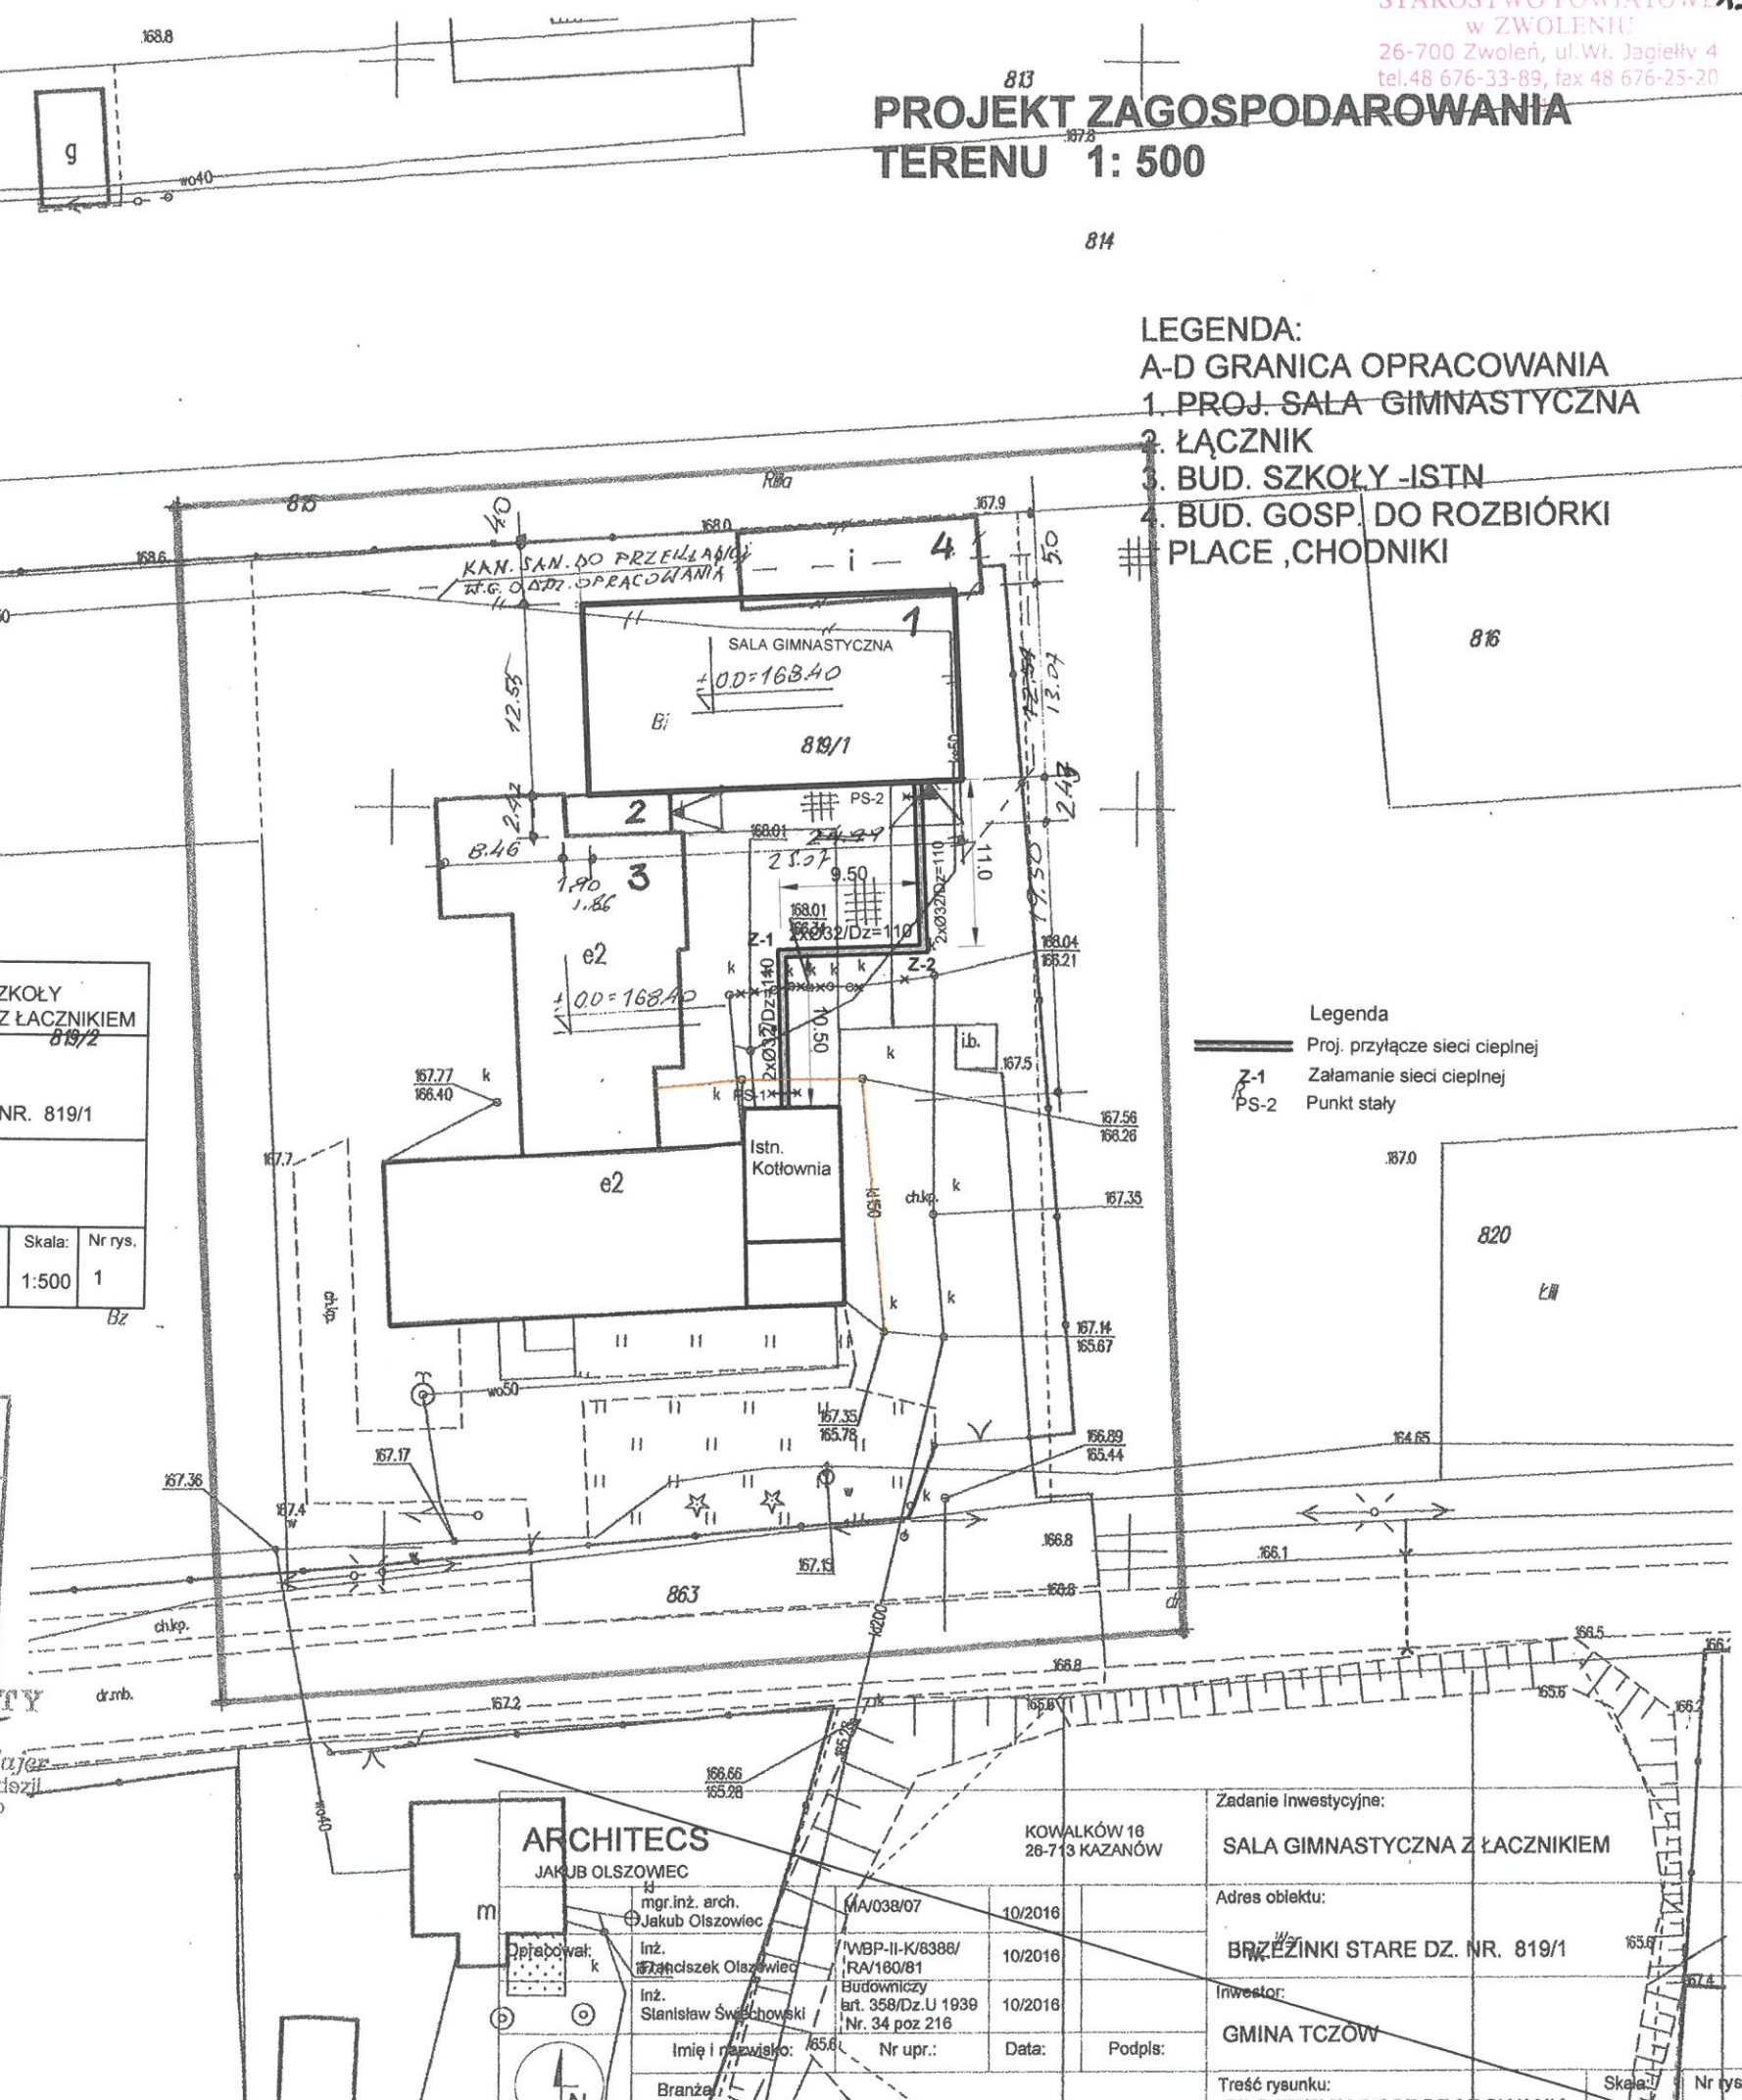

PROFIL PRZYŁĄCZA SIECI CIEPLNEJ

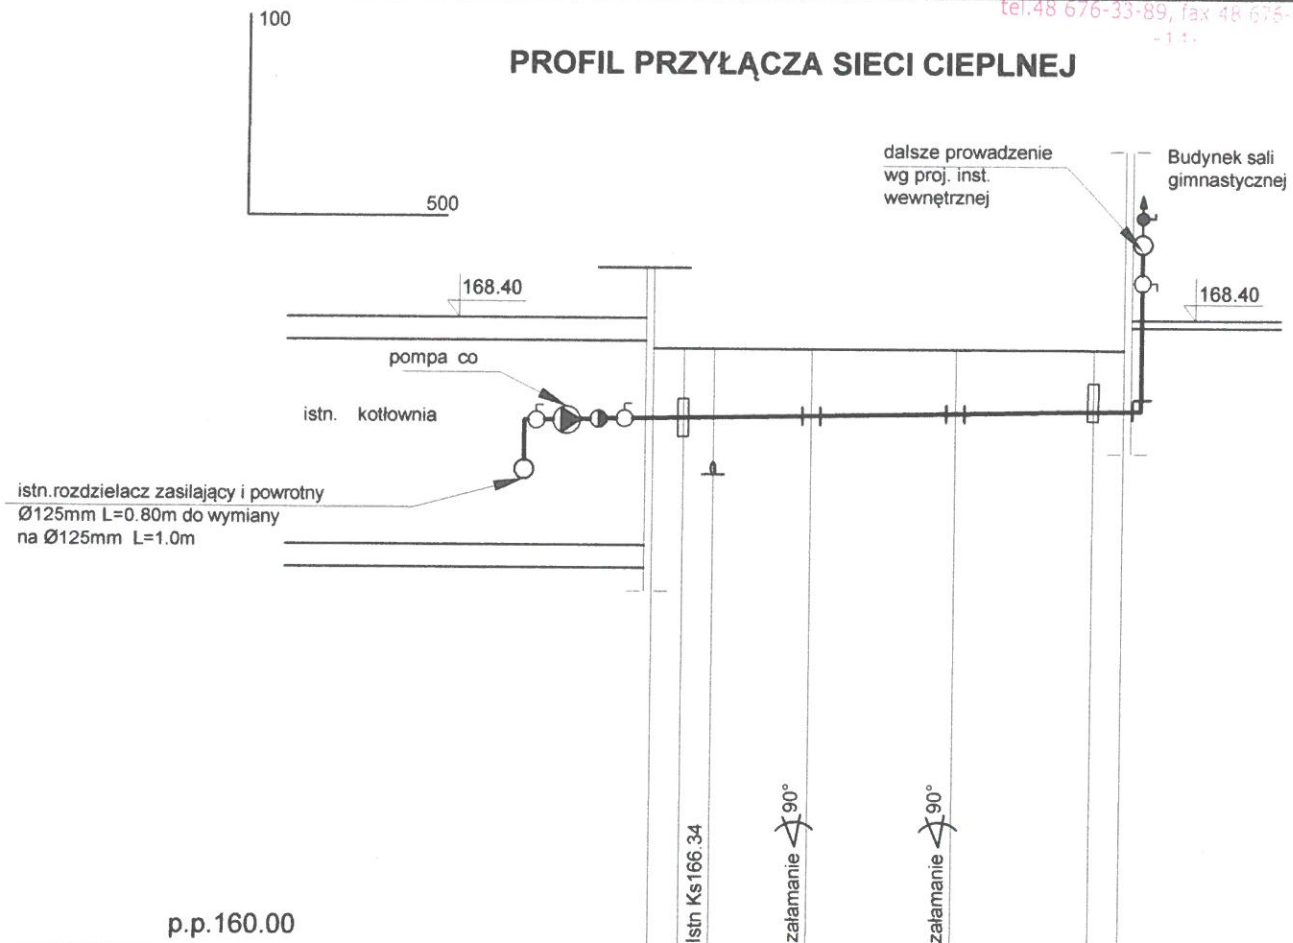

p.p. 160.00

Rzędna terenu		168.00	168.00	168.00	168.00	168.00	168.00	168.00	168.00			
Rzędna dna kanału		167.05	167.06	167.07	167.10	167.15	167.19	167.20	167.20			
spadek					5‰							
średnica materiał		2X32/42.4x2.6 (110x3.0) rury preizolowane										
Odległość		0.00	2.00	2.00	6.50	10.50	9.50	20.00	9.00	29.00	2.00	31.00
Głębokość		0.95			0.90		0.85			0.80		


Ps-1 Z-1 Z-2 Ps-2

Uwaga:

1. Ze względu na brak danych posiadania istniejącego uzbrojenia podziemnego, niektóre rzędne tego uzbrojenia przyjęto w projekcie na głębokościach wynikających z norm. Z uwagi na powyższe, przed przystąpieniem do wykonywania wykopów należy wykonać odkrywkę istniejącego uzbrojenia podziemnego.
2. Nie wyklucza się w terenie urządzeń podziemnych, dla których brak było informacji branżowych i nie zostały odnalezione w terenie w trakcie inwentaryzacji geodezyjnej.

ARCHITECS JAKUB OLSZOWIEC		KOWALKÓW 16 26-713 KAZANÓW		Zadanie Inwestycyjne: ROZBUDOWA BUDYNKU SZKOŁY O SALE GIMNASTYCZNA Z ŁACZNIKIEM	
Projektant:	Imię i nazwisko: Jerzy Kossowski upr.nr GT.VI-3/97/75/76 § ust.1pkt.4 Lit. a i b	Specjalność: Inst.- inżynierskiej w zakresie sieci i inst. sanitarnych	Data: 10/2016	Podpis:	Adres obiektu: BRZEZINKI STARE DZ. NR. 819/1
Sprawdził:	Imię i nazwisko: Marcin Raczkowski §upr.nr GP.III7342/112/92 ust.1pkt.4 Lit. a i b	Inst.- inżynierskiej w zakresie sieci i inst. sanitarnych	Data: 10/2016	Podpis:	Inwestor: GMINA TCZÓW
Branża: SANITARNA		Treść rysunku: ROFIL PRZYŁĄCZA CIEPLNEGO		Skala: 1: 100/500	Nr rys. 2

SCHEMAT MONTAŻOWY PRZYŁĄCZA CIEPLNEGO

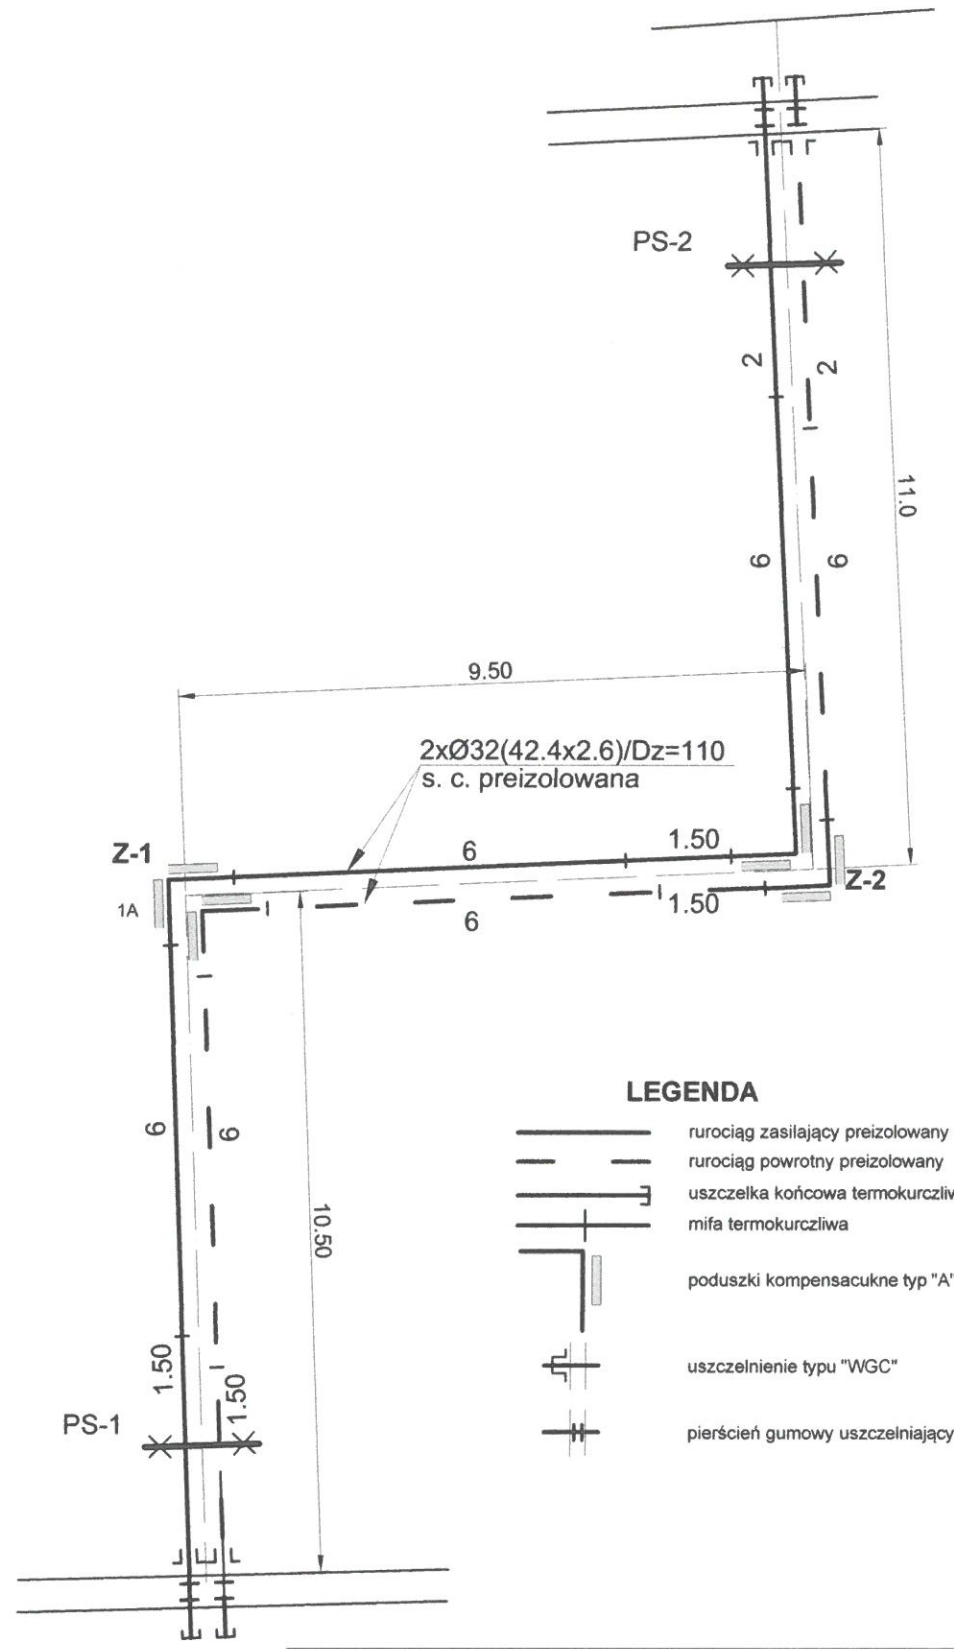

2xØ32(42.4x2.6)/Dz=110
s. c. preizolowana


LEGENDA

- rurociąg zasilający preizolowany
- rurociąg powrotny preizolowany
- uszczelka końcowa termokurczliwa
- mifa termokurczliwa
- poduszki kompensacyjne typ "A"
- uszczelnienie typu "WGC"
- pierścień gumowy uszczelniający

ARCHITECS JAKUB OLSZOWIEC		KOWALKÓW 16 26-713 KAZANÓW		Zadanie Inwestycyjne: ROZBUDOWA BUDYNKU SZKOŁY O SALE GIMNASTYCZNA Z ŁACZNIKIEM	
Projektant:	Jerzy Kossowski upr. nr GT.VI-3/97/75/76 § ust. 1 pkt. 4 Lit. a i b	Specialność:	Inst. - inżynierskiej w zakresie sieci i inst. sanitarnych	Data:	10/2016
Sprawdził:	Marcin Raczkowski § upr. nr GP. III7342/112/92 ust. 1 pkt. 4 Lit. a i b	Inst. - inżynierskiej w zakresie sieci i inst. sanitarnych		Data:	10/2016
Branża: SANITARNA		Treść rysunku: schemat montażowy przyłłącza ciepłego		Skala:	Nr rys. 3




WYMIARY WYKOPU

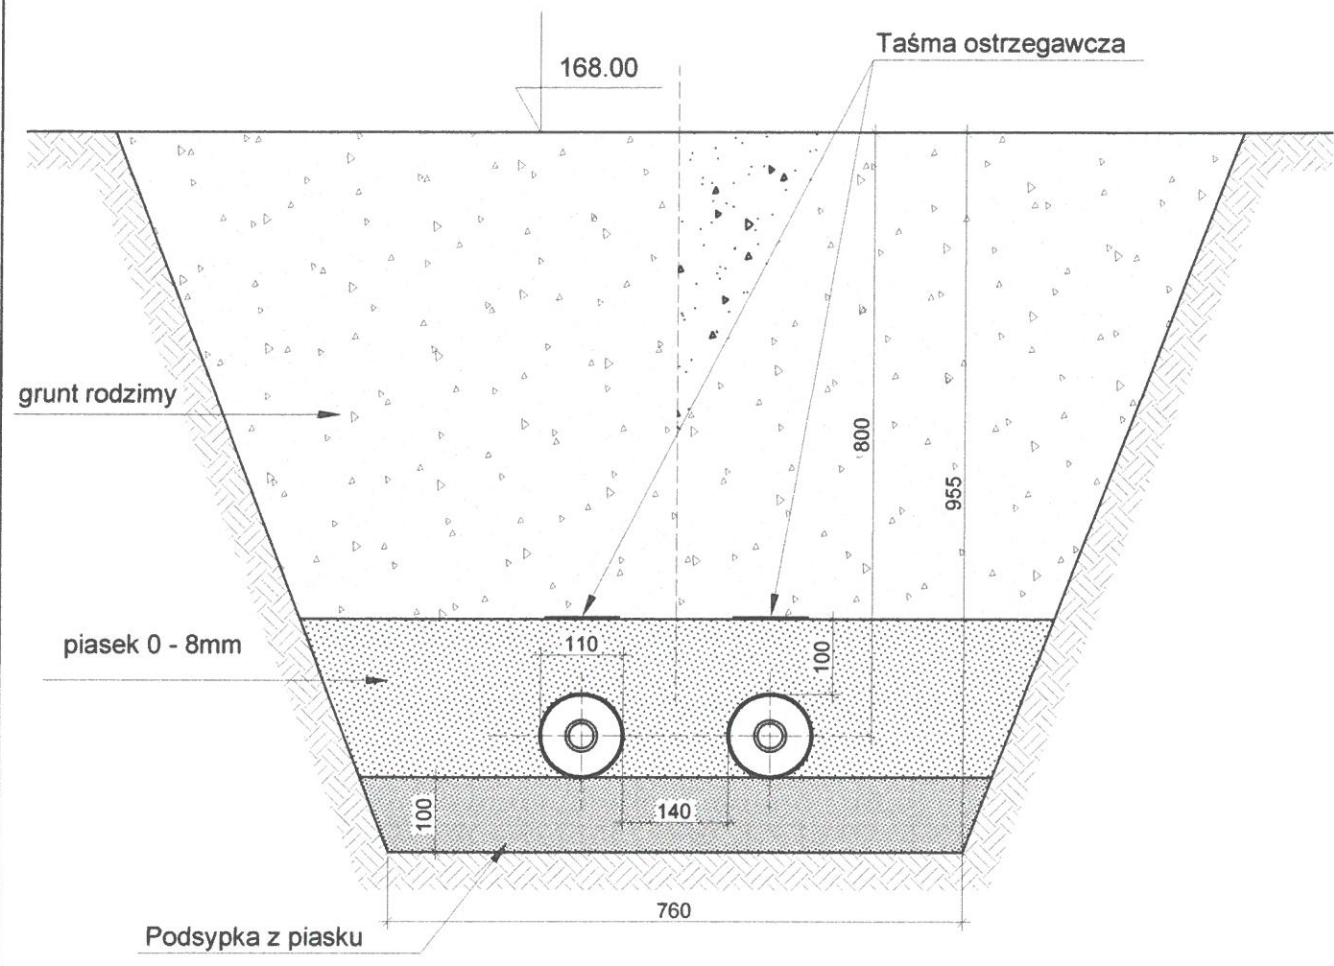

ARCHITECS JAKUB OLSZOWIEC		KOWALKÓW 16 26-713 KAZANÓW		Zadanie inwestycyjne: SALA GIMNASTYCZNA Z ŁACZNIKIEM	
Imię i nazwisko: Jerzy Kossowski upr. nr GT.VI-3/97/75/76 § ust. 1 pkt. 4 Lit. a i b	Specjalność: Inst. - inżynierskiej w zakresie sieci i inst. sanitarnych	Data: 10/2016	Podpis: 	Adres obiektu: BRZEZINKI STARE DZ. NR. 819/1	
Sprawdził: Marcin Raczkowski § upr. nr GP.III7342/112/92 ust. 1 pkt. 4 Lit. a i b	Inst. - inżynierskiej w zakresie sieci i inst. sanitarnych	10/2016		Inwestor: GMINA TCZÓW	
Branża: SANITARNA		Treść rysunku: Wymiary wykopu		Skala: 1:10	Nr rys. 4

RZUT KOTŁOWNI

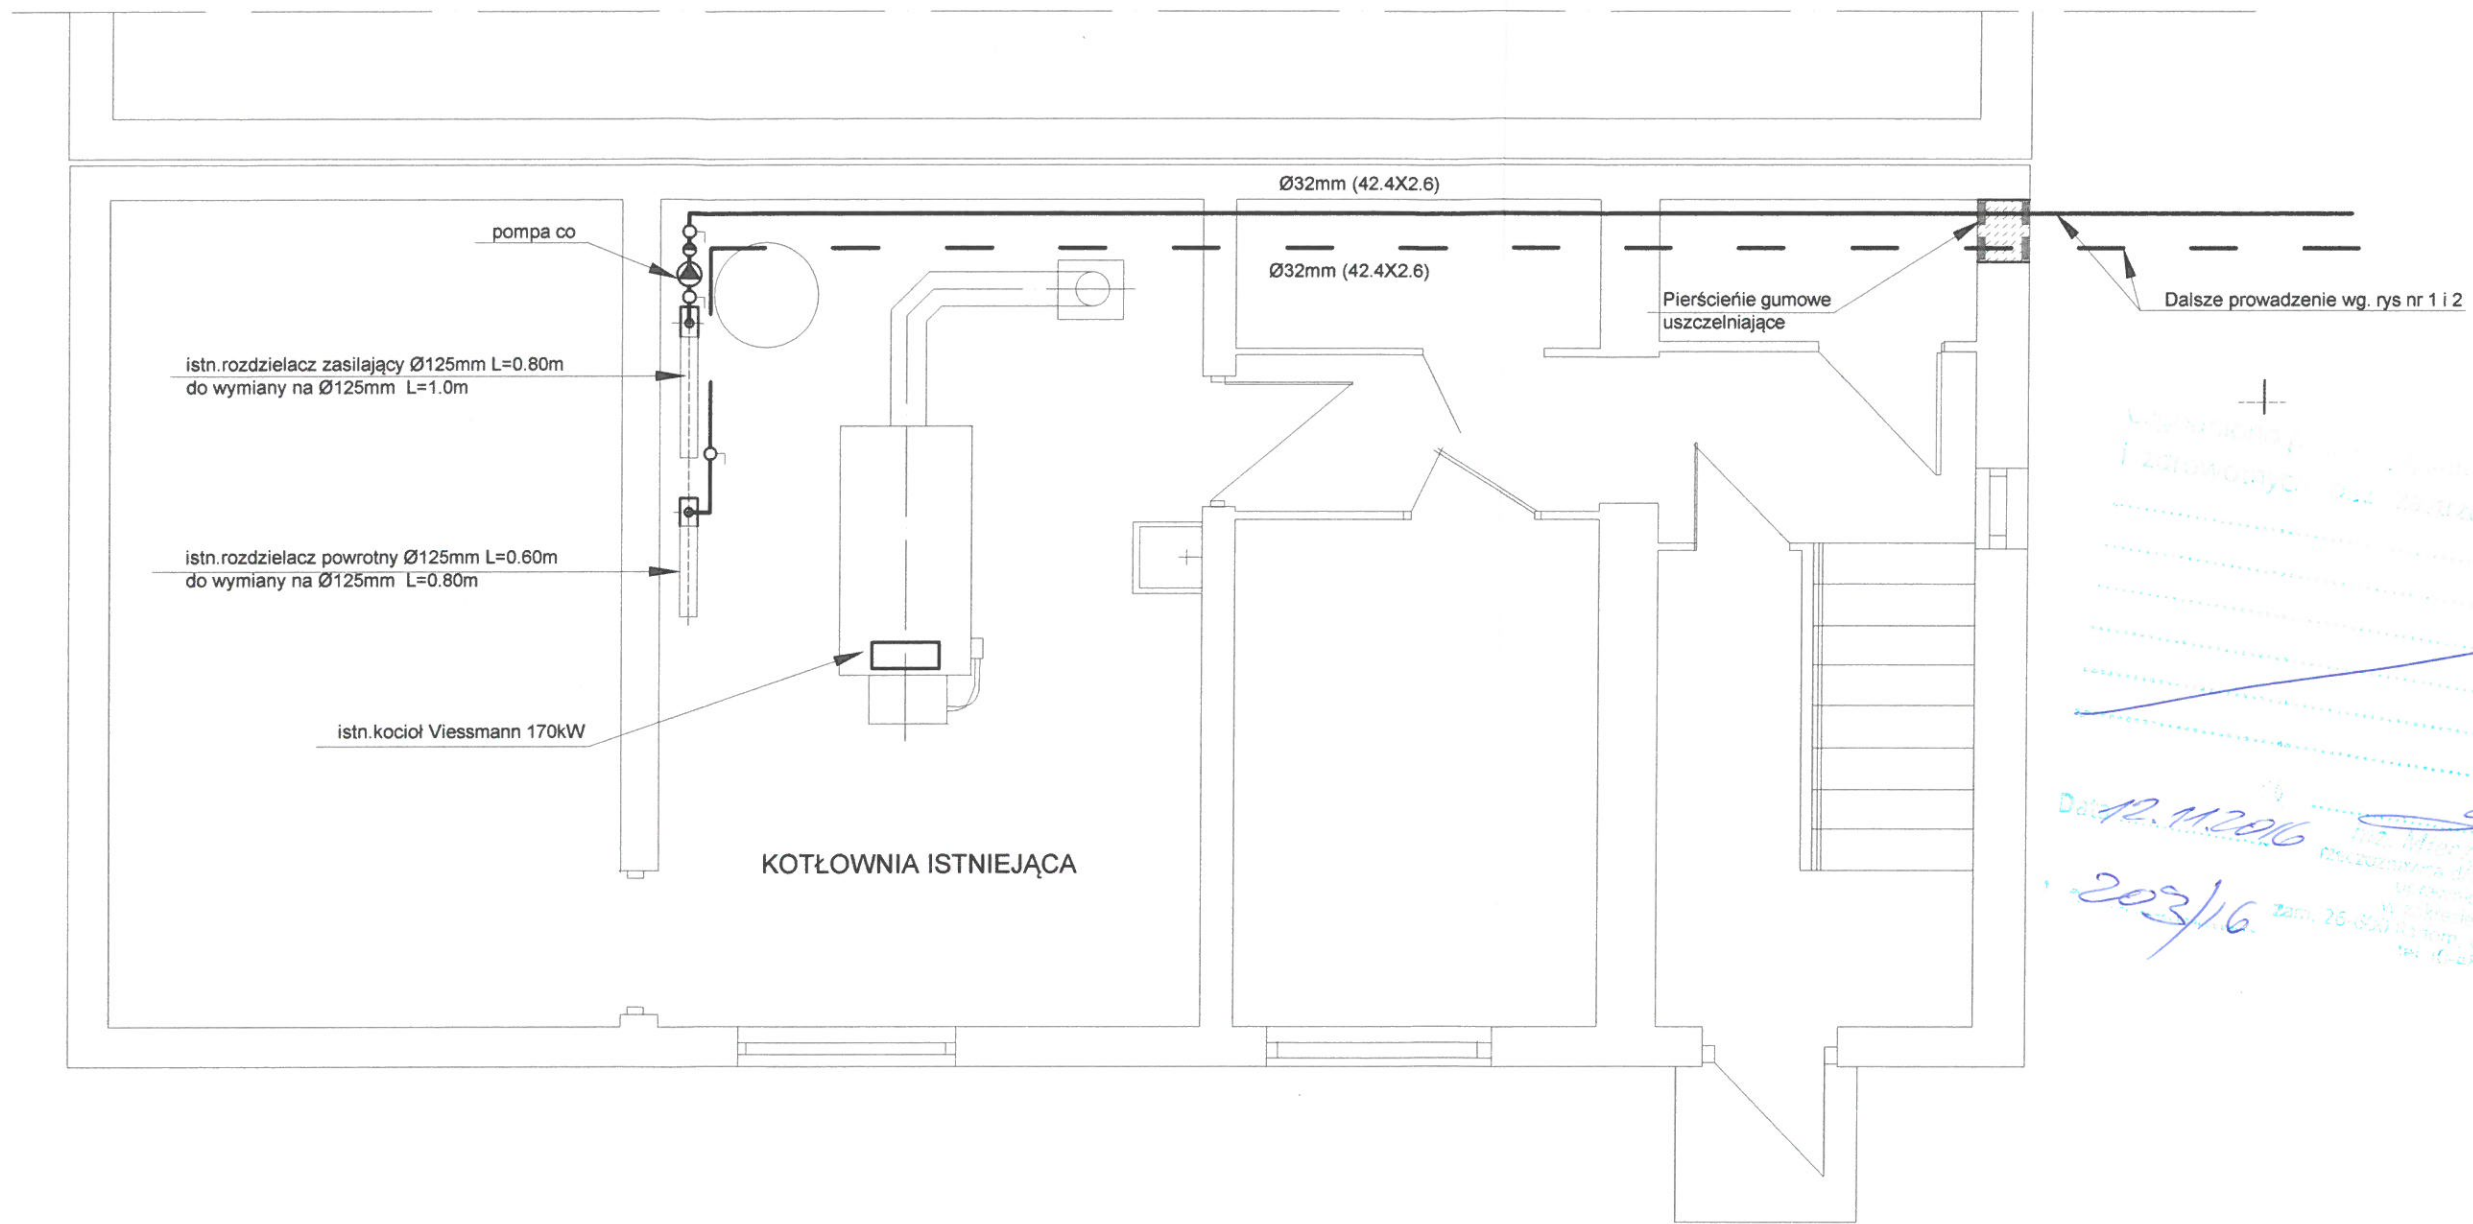

Handwritten notes in blue ink:
 +
 12.11.2016
 203/16
 [Signature]

ARCHITECS JAKUB OLSZOWIEC		KOWALKÓW 16 26-713 KAZANÓW		Zadanie inwestycyjne: ROZBUDOWA BUDYNKU SZKOŁY O SALE GIMNASTYCZNA Z ŁĄCZNIKIEM	
Projektant:	Imię i nazwisko: Jerzy Kossowski upr.nr GT.VI-3/97/75/76 § ust.1pkt.4 Lit. a i b	Specialność: Inst. - inżynierskiej w zakresie sieci i inst. sanitarnych	Data: 10/2016	Podpis: <i>[Signature]</i>	Adres obiektu: BRZEZINKI STARE DZ. NR. 819/1
Sprawdził:	Marcin Raczkowski §upr.nr GP.III7342/112/92 ust.1pkt.4 Lit. a i b	Inst. - inżynierskiej w zakresie sieci i inst. sanitarnych	10/2016	<i>[Signature]</i>	Inwestor: GMINA TCZÓW
Branża: SANITARNA		Treść rysunku: Rzut kotłowni		Skala: 1 : 50	Nr rys. 5